


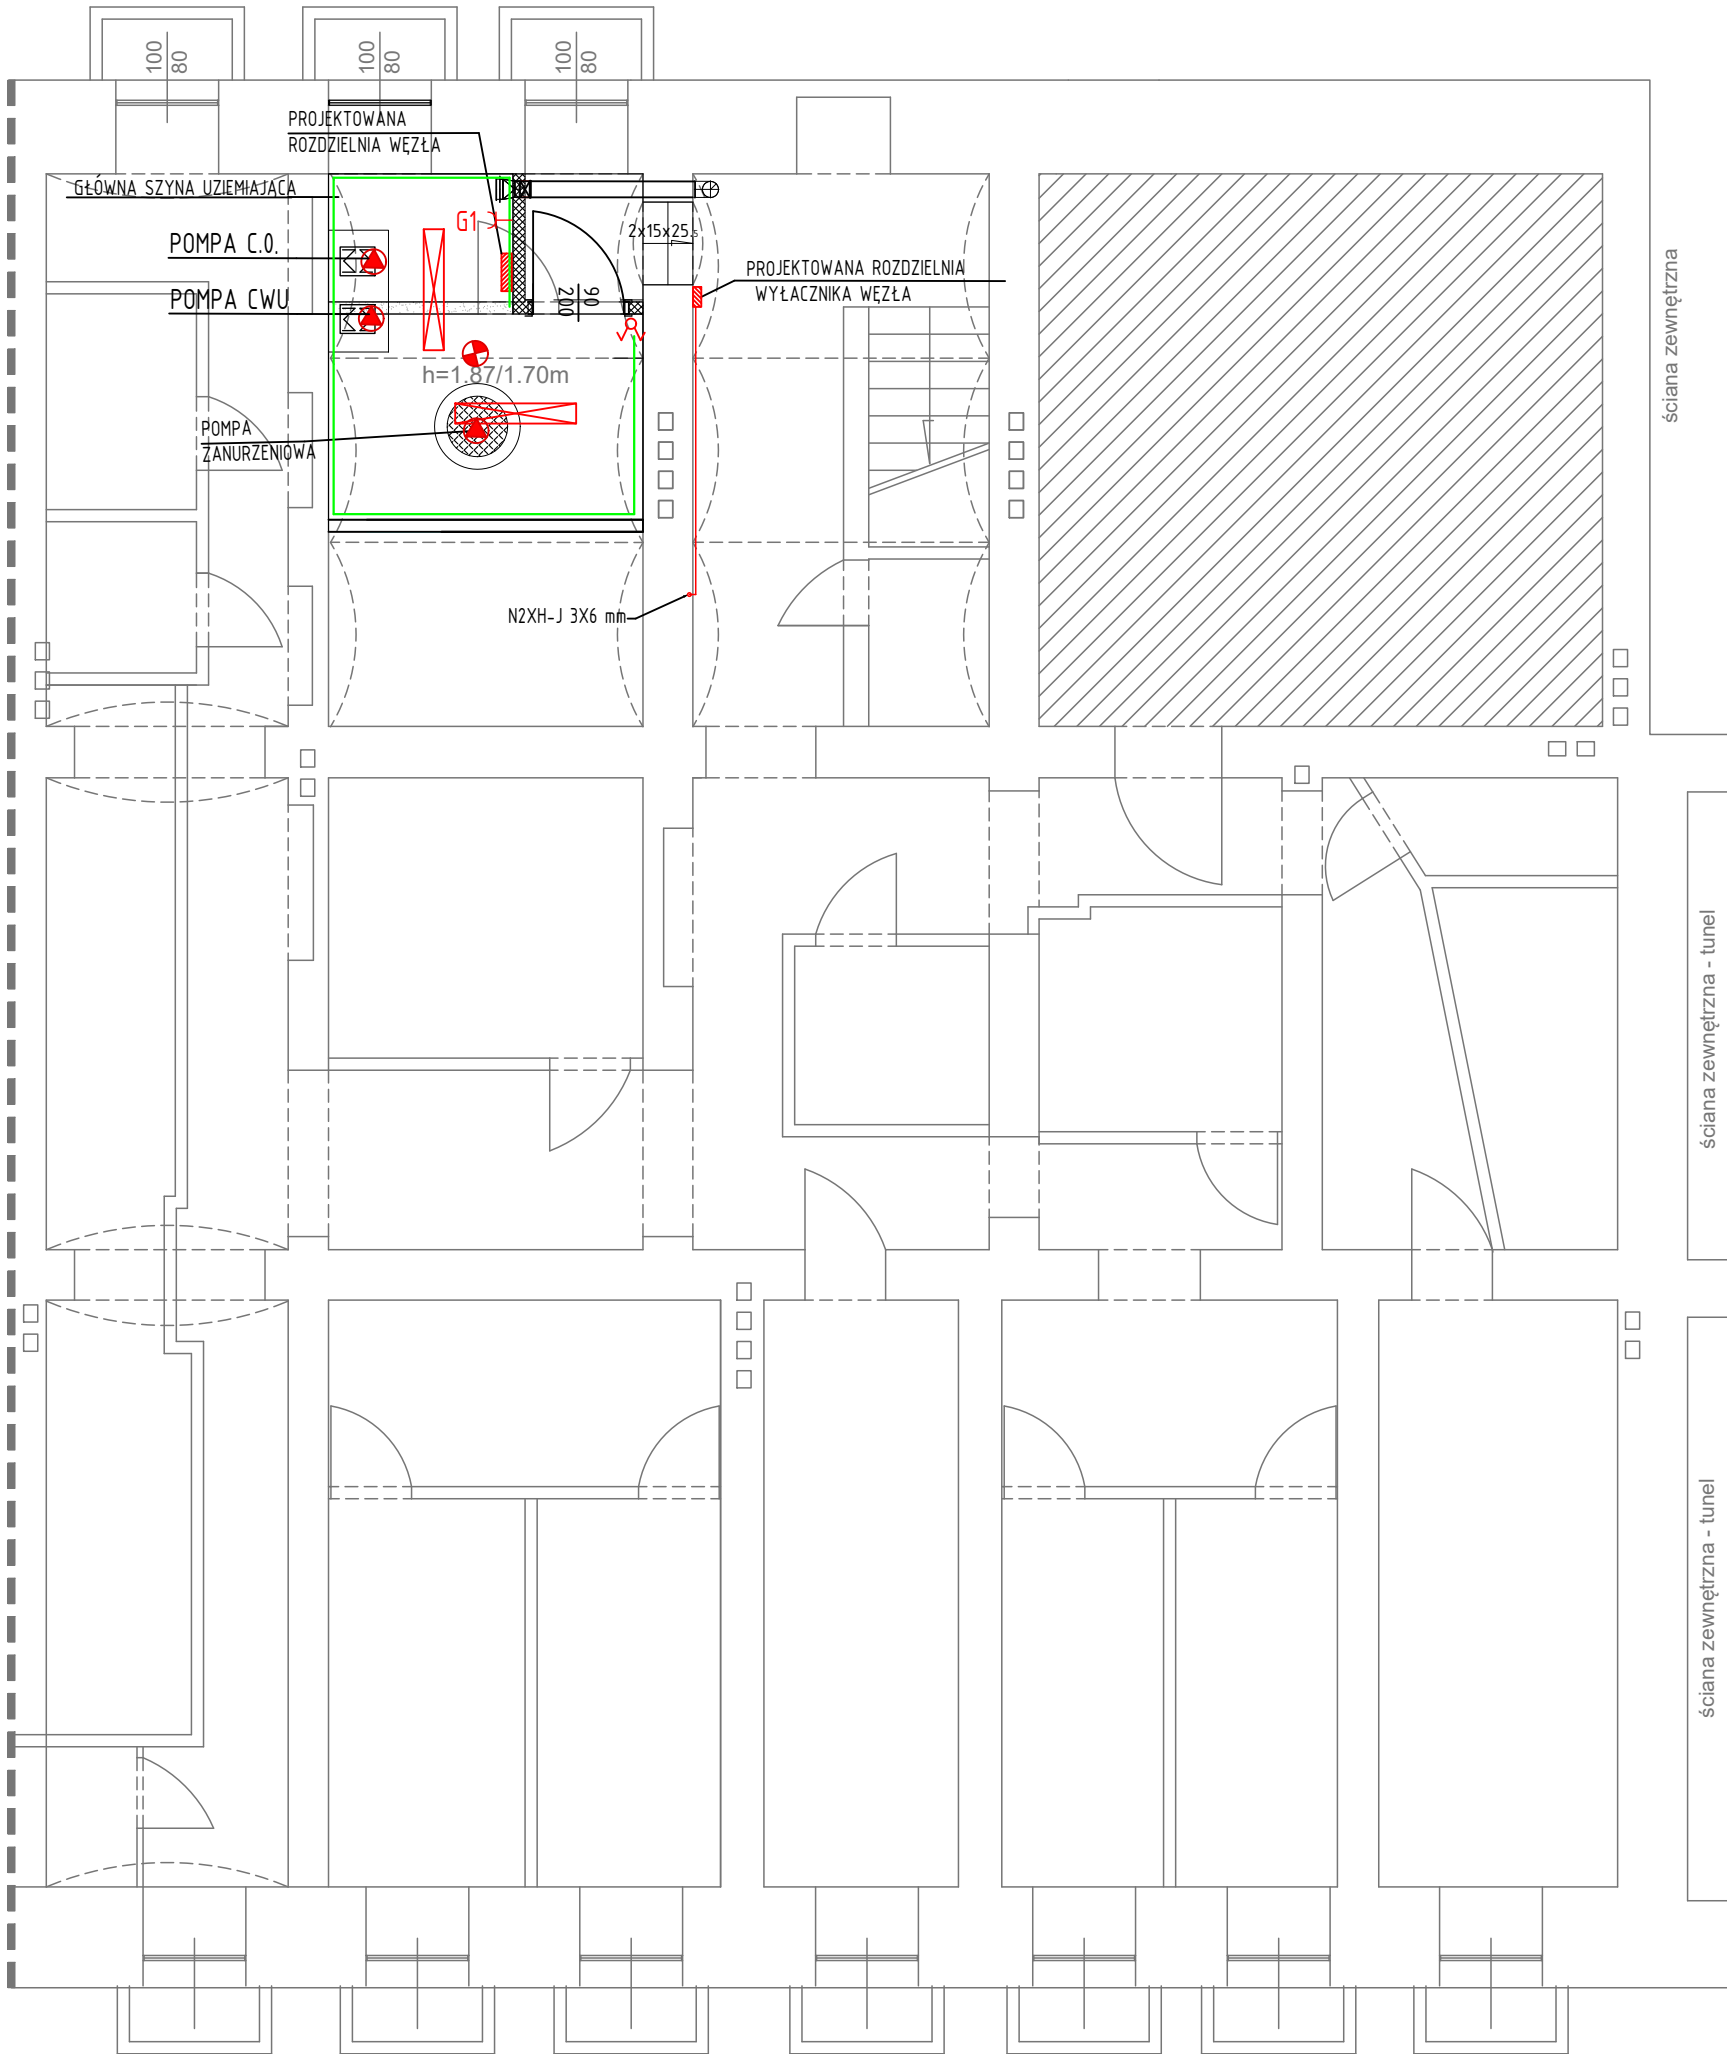

P i o n PRACOWNIA PROJEKTOWA PION Piotr Wajsberg 58-100 Świdnica, ul. Wałbrzyska 10				
Inwestor	Wspólnota Mieszkaniowa 50-327 Wrocław, ul. Świętokrzyska 38			
Obiekt	Budynek mieszkalny wielorodzinny			
Adres	Wrocław ul. Świętokrzyska 38			
Adres geod.	nr dz.21, Plac Grunwaldzki , AR 16, Jedn. ewid.026401_1.0005.AR_16.21			
Temat	Roboty budowlane związane z wydzieleniem węzła ciepłego – obniżenie posadzki, studnia schładzająca, wymiana okna piwnicznego oraz instalacja elektryczna, centralnego ogrzewania, wod-kan, wentylacji w budynku wielorodzinnym przy ul. Świętokrzyskiej 38 we Wrocławiu			
Temat rysunku	RZUT PIWNIC- INSTALACJA ELEKTRYCZNA			
Projektant inst. san.	mgr inż. Paweł Litke	DOŚ/0477/PBE/19		
Sprawdzający inst. san.	mgr inż. Robert Biedka	UAN V-7342/3/9/93		
Skala 1:75	Faza Projekt techniczny	Branża inst. elektr.	Data 15.04.2025	Nr rysunku E-01