


SCHEMAT JEDNOKRESKOWY

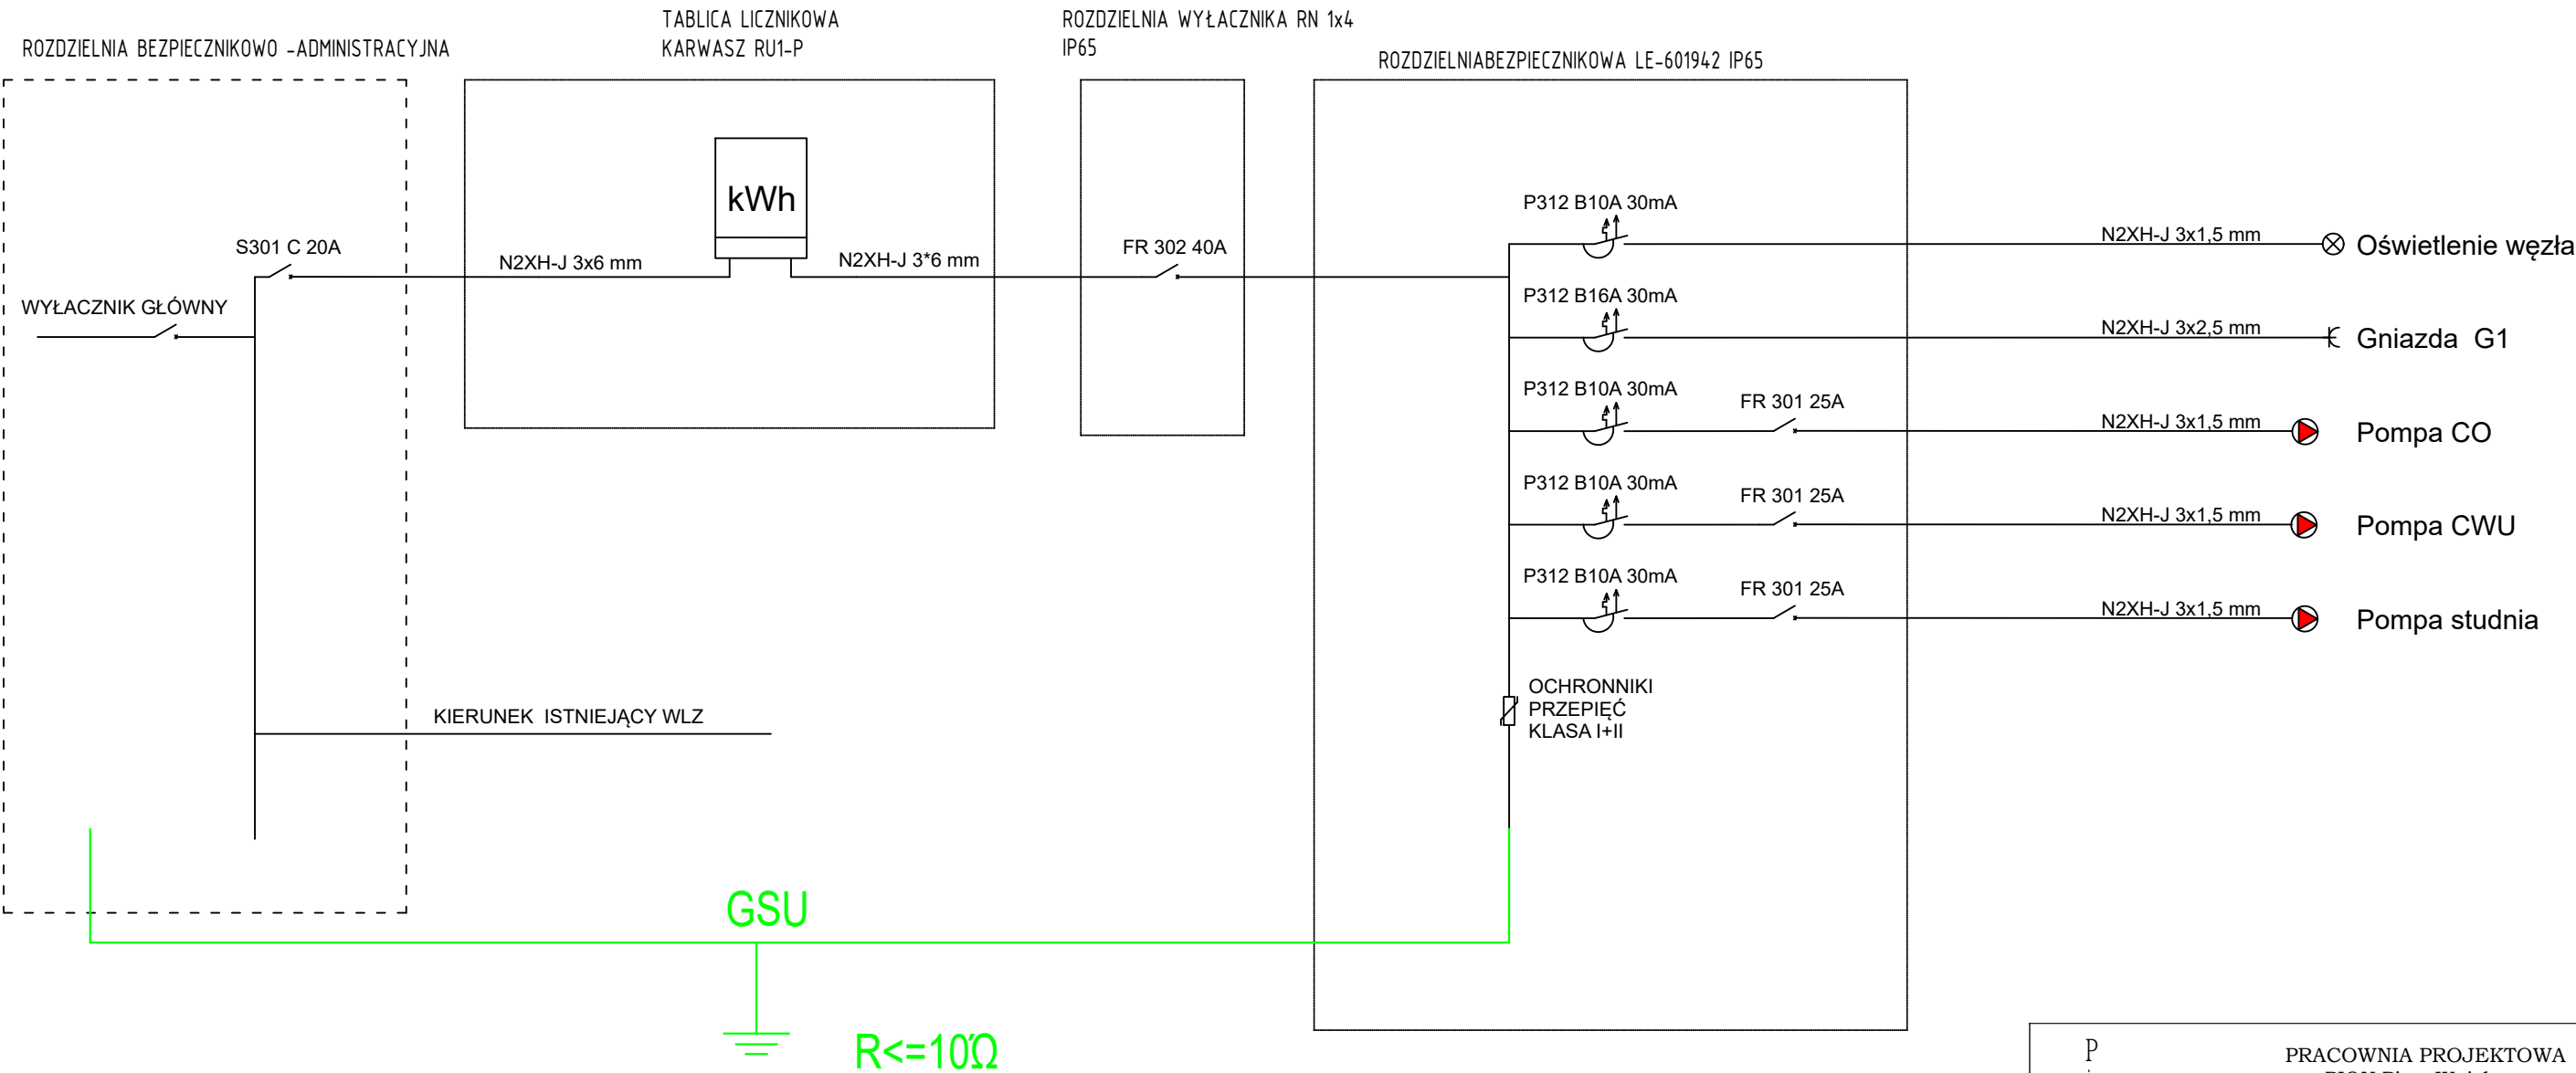

P
i
o
n



PRACOWNIA PROJEKTOWA
PION Piotr Wajsberg
58-100 Świdnica, ul. Wałbrzyska 10

Inwestor	Wspólnota Mieszkaniowa 50-327 Wrocław, ul. Świętokrzyska 38			
Obiekt	Budynek mieszkalny wielorodzinny			
Adres	Wrocław ul. Świętokrzyska 38			
Adres geod.	nr dz.21, Plac Grunwaldzki , AR 16, Jedn. ewid.026401_1.0005.AR_16.21			
Temat	Roboty budowlane związane z wydzieleniem węzła ciepłego – obniżenie posadzki, studnia schładzająca, wymiana okna piwnicznego oraz instalacja elektryczna, centralnego ogrzewania, wod-kan, wentylacji w budynku wielorodzinnym przy ul. Świętokrzyskiej 38 we Wrocławiu			
Temat rysunku	SCHEMAT JEDNOKRESKOWY INSTALACJI ELEKTRYCZNEJ			
Projektant inst. san.	mgr inż. Paweł Litke		DOŚ/0477/PBE/19	
Sprawdzający inst. san.	mgr inż. Robert Biedka		UAN V-7342/3/9/93	
Skala 1: 75	Faza Projekt techniczny	Branża inst. elektr.	Data 15.04.2025	Nr rysunku E-03