


 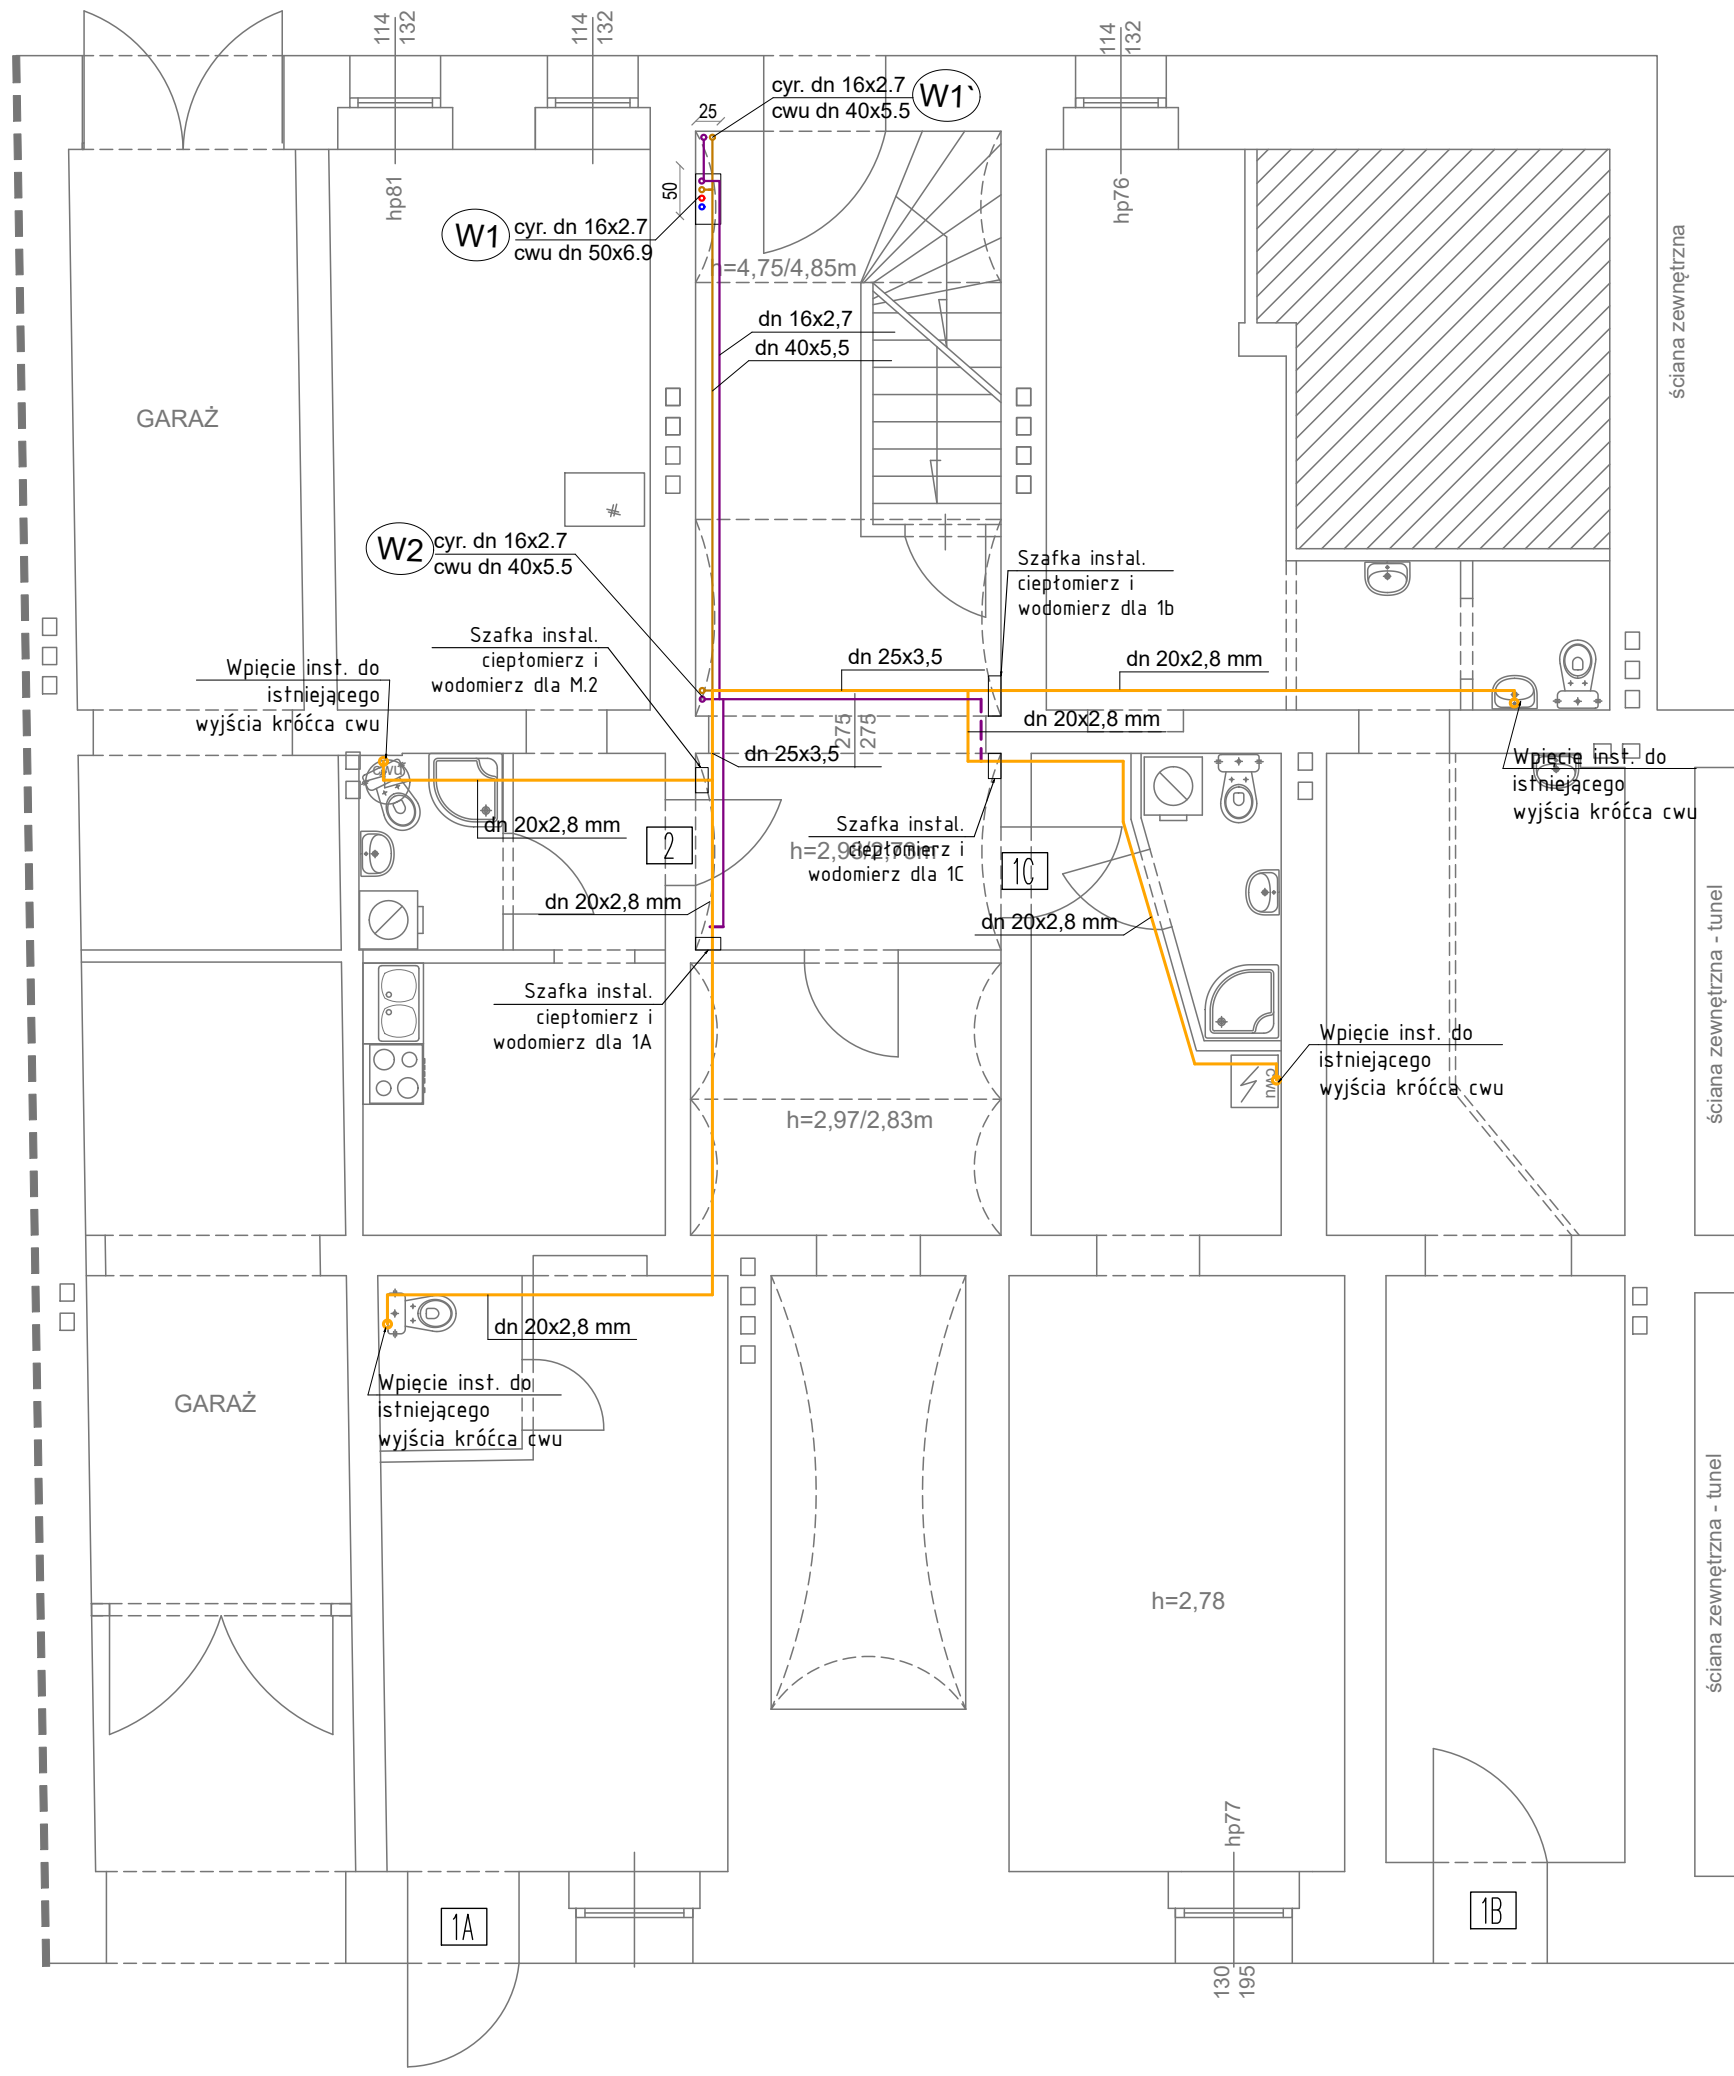


Legenda:

- Inst. wody
zw,cw cyrkul.
- Inst. wody zimnej
- Inst. wody ciepłej
- Inst. wody cyrkul.
- Rury kanalizacyjne prowadzone w posadzce
- Rury kanalizacyjne istniejące
- - - Rury kanalizacyjne tłoczne PVC Ø32 mm
- W1
- ZZW – zawór ze złączką do węża
- Z.O. – zawór odcinający
- Wp- wpust podłogowy
- żeliwny dn 100 w węźle, PP – w pom. arch-budm

LEGENDA:

- Schemat podłączenia wodomierza mieszkaniowego cwu
- 1 2 3 4 3 2 1
1. Złączka PE-RT(PP)/mosiadz
2. Zawór odcinający dn 20
3. Redukcja dn 20/15mm
4. Wodomierz cwu JS 1.6 dn 15 z nakładką radiową do komunikacji Wireless M-Bus, Q=0.016-1.6 m3/h. L = 110 mm.

 Inwestor	PRACOWNIA PROJEKTOWA PION Piotr Wajsberg 58-100 Świdnica, ul. Wałbrzyska 10			
	Wspólnota Mieszkaniowa 50-327 Wrocław, ul. Świętokrzyska 38			
	Budynek mieszkalny wielorodzinny			
	Wrocław ul. Świętokrzyska 38			
	nr dz.21, Plac Grunwaldzki , AR 16, Jedn. ewid.026401_1.0005.AR_16.21			
Temat	Roboty budowlane związane z wydzieleniem węzła ciepłego – obniżenie posadzki, studnia schładzająca, wymiana okna piwnicznego oraz instalacja elektryczna, centralnego ogrzewania, wod-kan, wentylacji w budynku wielorodzinnym przy ul. Świętokrzyskiej 38 we Wrocławiu			
Temat rysunku	RZUT PRZYZIEMIA- INSTALACJA CIEPŁEJ WODY UŻYTKOWEJ			
Projektant inst. san.	mgr inż. Piotr Wajsberg	LBS/0176/PBS/21		
Sprawdzający inst. san.	mgr inż. Beata Leszczyńska	LBS/0171/PWBS/21		
Skala 1: 75	Faza Projekt techniczny	Branża inst. san.	Data 15.04.2025	Nr rysunku S-10