


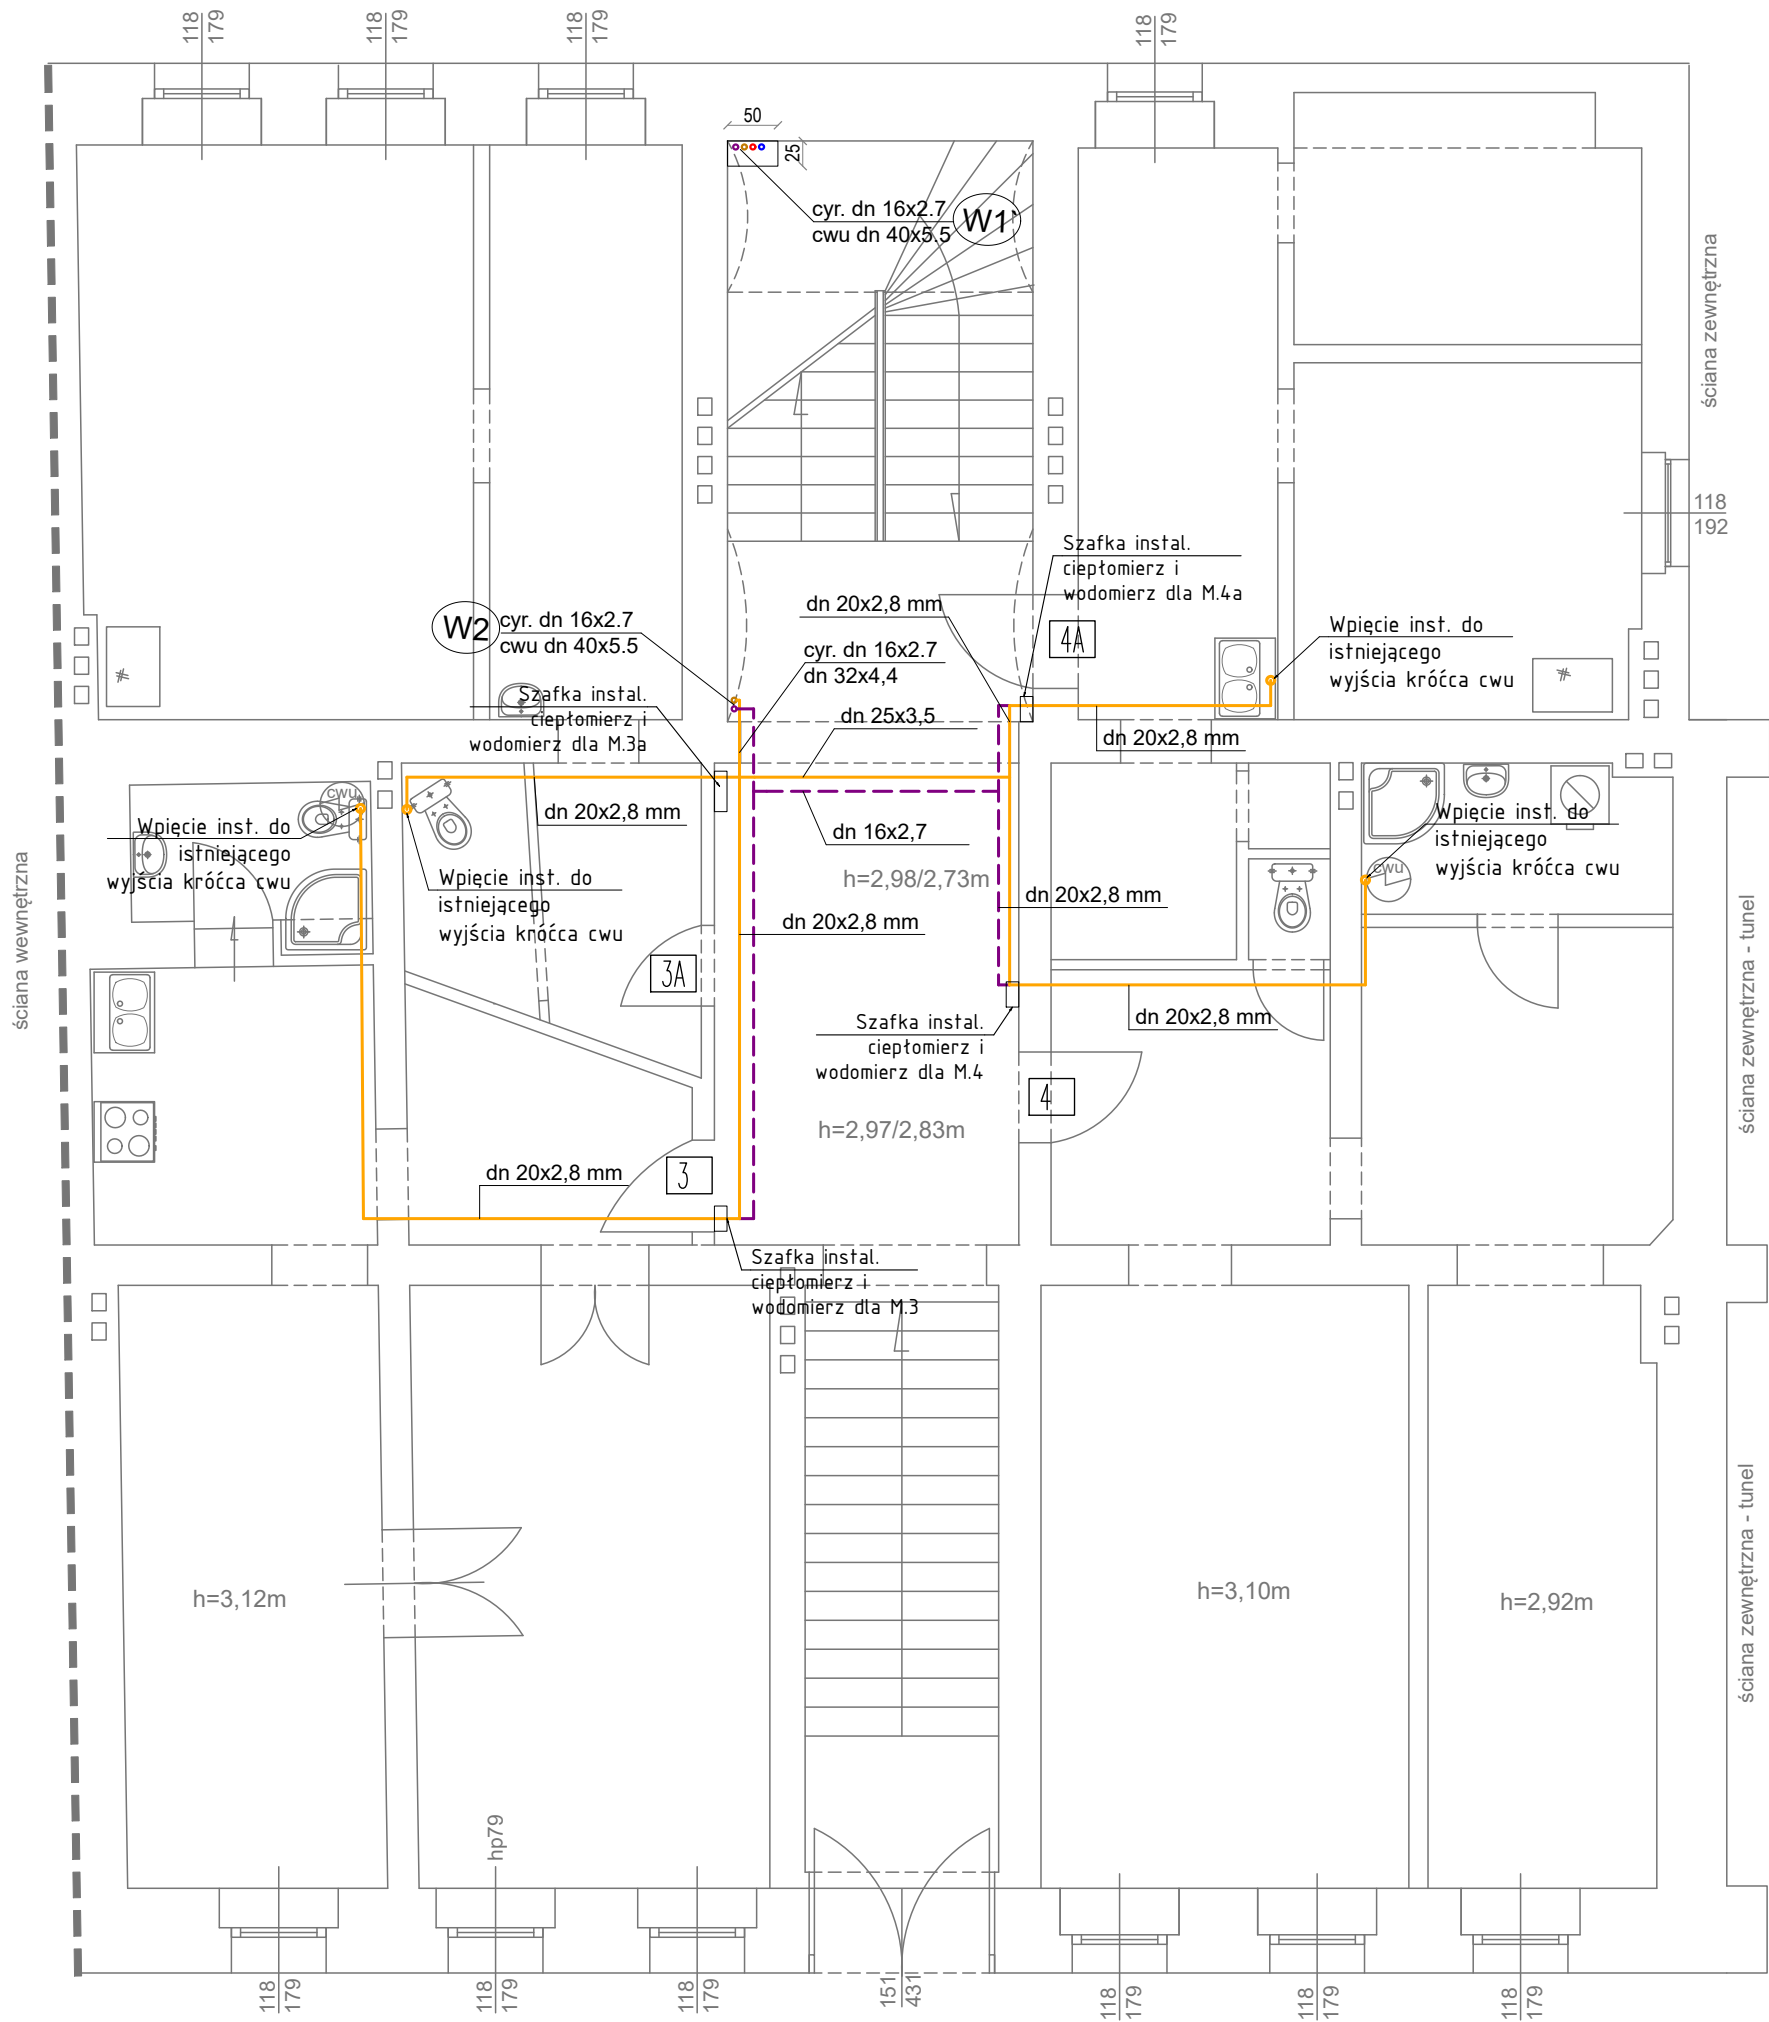

Legenda:

Inst. wody
zw,cw cyrkul. - W pom. węzła ciepłego - - obręb węzła ciepłego z rur stalowych ze szwem podwójnie ocynkowanych wg PN-74/H-74200, łączonych na gwint przy pomocy łączników z żeliwa ciągłego

Inst. wody zimnej - Inst. wody zimnej - poza węzłem ciepłym Rury PP-R PN16 (SDR7.4) jednorodne do instalacji wody pitnej, Typ połączeń - zgrzewanie mufowe.

Inst. wody ciepłej Rury poza węzłem - PP-R PN16 (SDR7.4) jednorodne do instalacji wody pitnej, Tmax = 90 °C, Pmax = 1,6 MPa (Trob = 20 °C) lub Pmax = 0,8 MPa (Trob = 60 °C). Typ połączeń - zgrzewanie mufowe.

 
Rury kanalizacyjne prowadzone w posadzce
Rury kanalizacyjne istniejące
Rury kanalizacyjne tłoczne PVC Ø32 mm
- pion instalacji wodociągowej

W1

LEGENDA:

ZZW - zawór ze złączką do węzła
Z.O. - zawór odcinający
Wp- wpust podłogowy
żeliwny dn 100 w węźle, PP - w pom. arch-budm

Schemat podłączenia wodomierza mieszkaniowego cwu



1. Złączka PE-RT(PP)/mosiądz
2. Zawór odcinający dn 20
3. Redukcja dn 20/15mm
4. Wodomierz cwu JS 1.6 dn 15 z nakładką radiową do komunikacji Wireless M-Bus, Q=0.016-1.6 m3/h. L = 110 mm.

	PRACOWNIA PROJEKTOWA PION Piotr Wajsberg 58-100 Świdnica, ul. Wałbrzyska 10			
	Inwestor	Wspólnota Mieszkaniowa 50-327 Wrocław, ul. Świętokrzyska 38		
	Obiekt	Budynek mieszkalny wielorodzinny		
	Adres	Wrocław ul. Świętokrzyska 38		
	Adres geod.	nr dz.21, Plac Grunwaldzki, AR 16, Jedn. ewid.026401_1.0005.AR_16.21		
	Temat	Roboty budowlane związane z wydzieleniem węzła ciepłego - obniżenie posadzki, studnia schładzająca, wymiana okna piwnicznego oraz instalacja elektryczna, centralnego ogrzewania, wod-kan, wentylacji w budynku wielorodzinnym przy ul. Świętokrzyskiej 38 we Wrocławiu		
	Temat rysunku	RZUT PARTERU - INSTALACJA CIEPŁEJ WODY UŻYTKOWEJ		
	Projektant inst. san.	mgr inż. Piotr Wajsberg	LBS/0176/PBS/21	
	Sprawdzający inst. san.	mgr inż. Beata Leszczyńska	LBS/0171/PWBS/21	
	Skala 1:75	Faza Projekt techniczny	Branża inst. san.	Data 15.04.2025 Nr rysunku S-11