


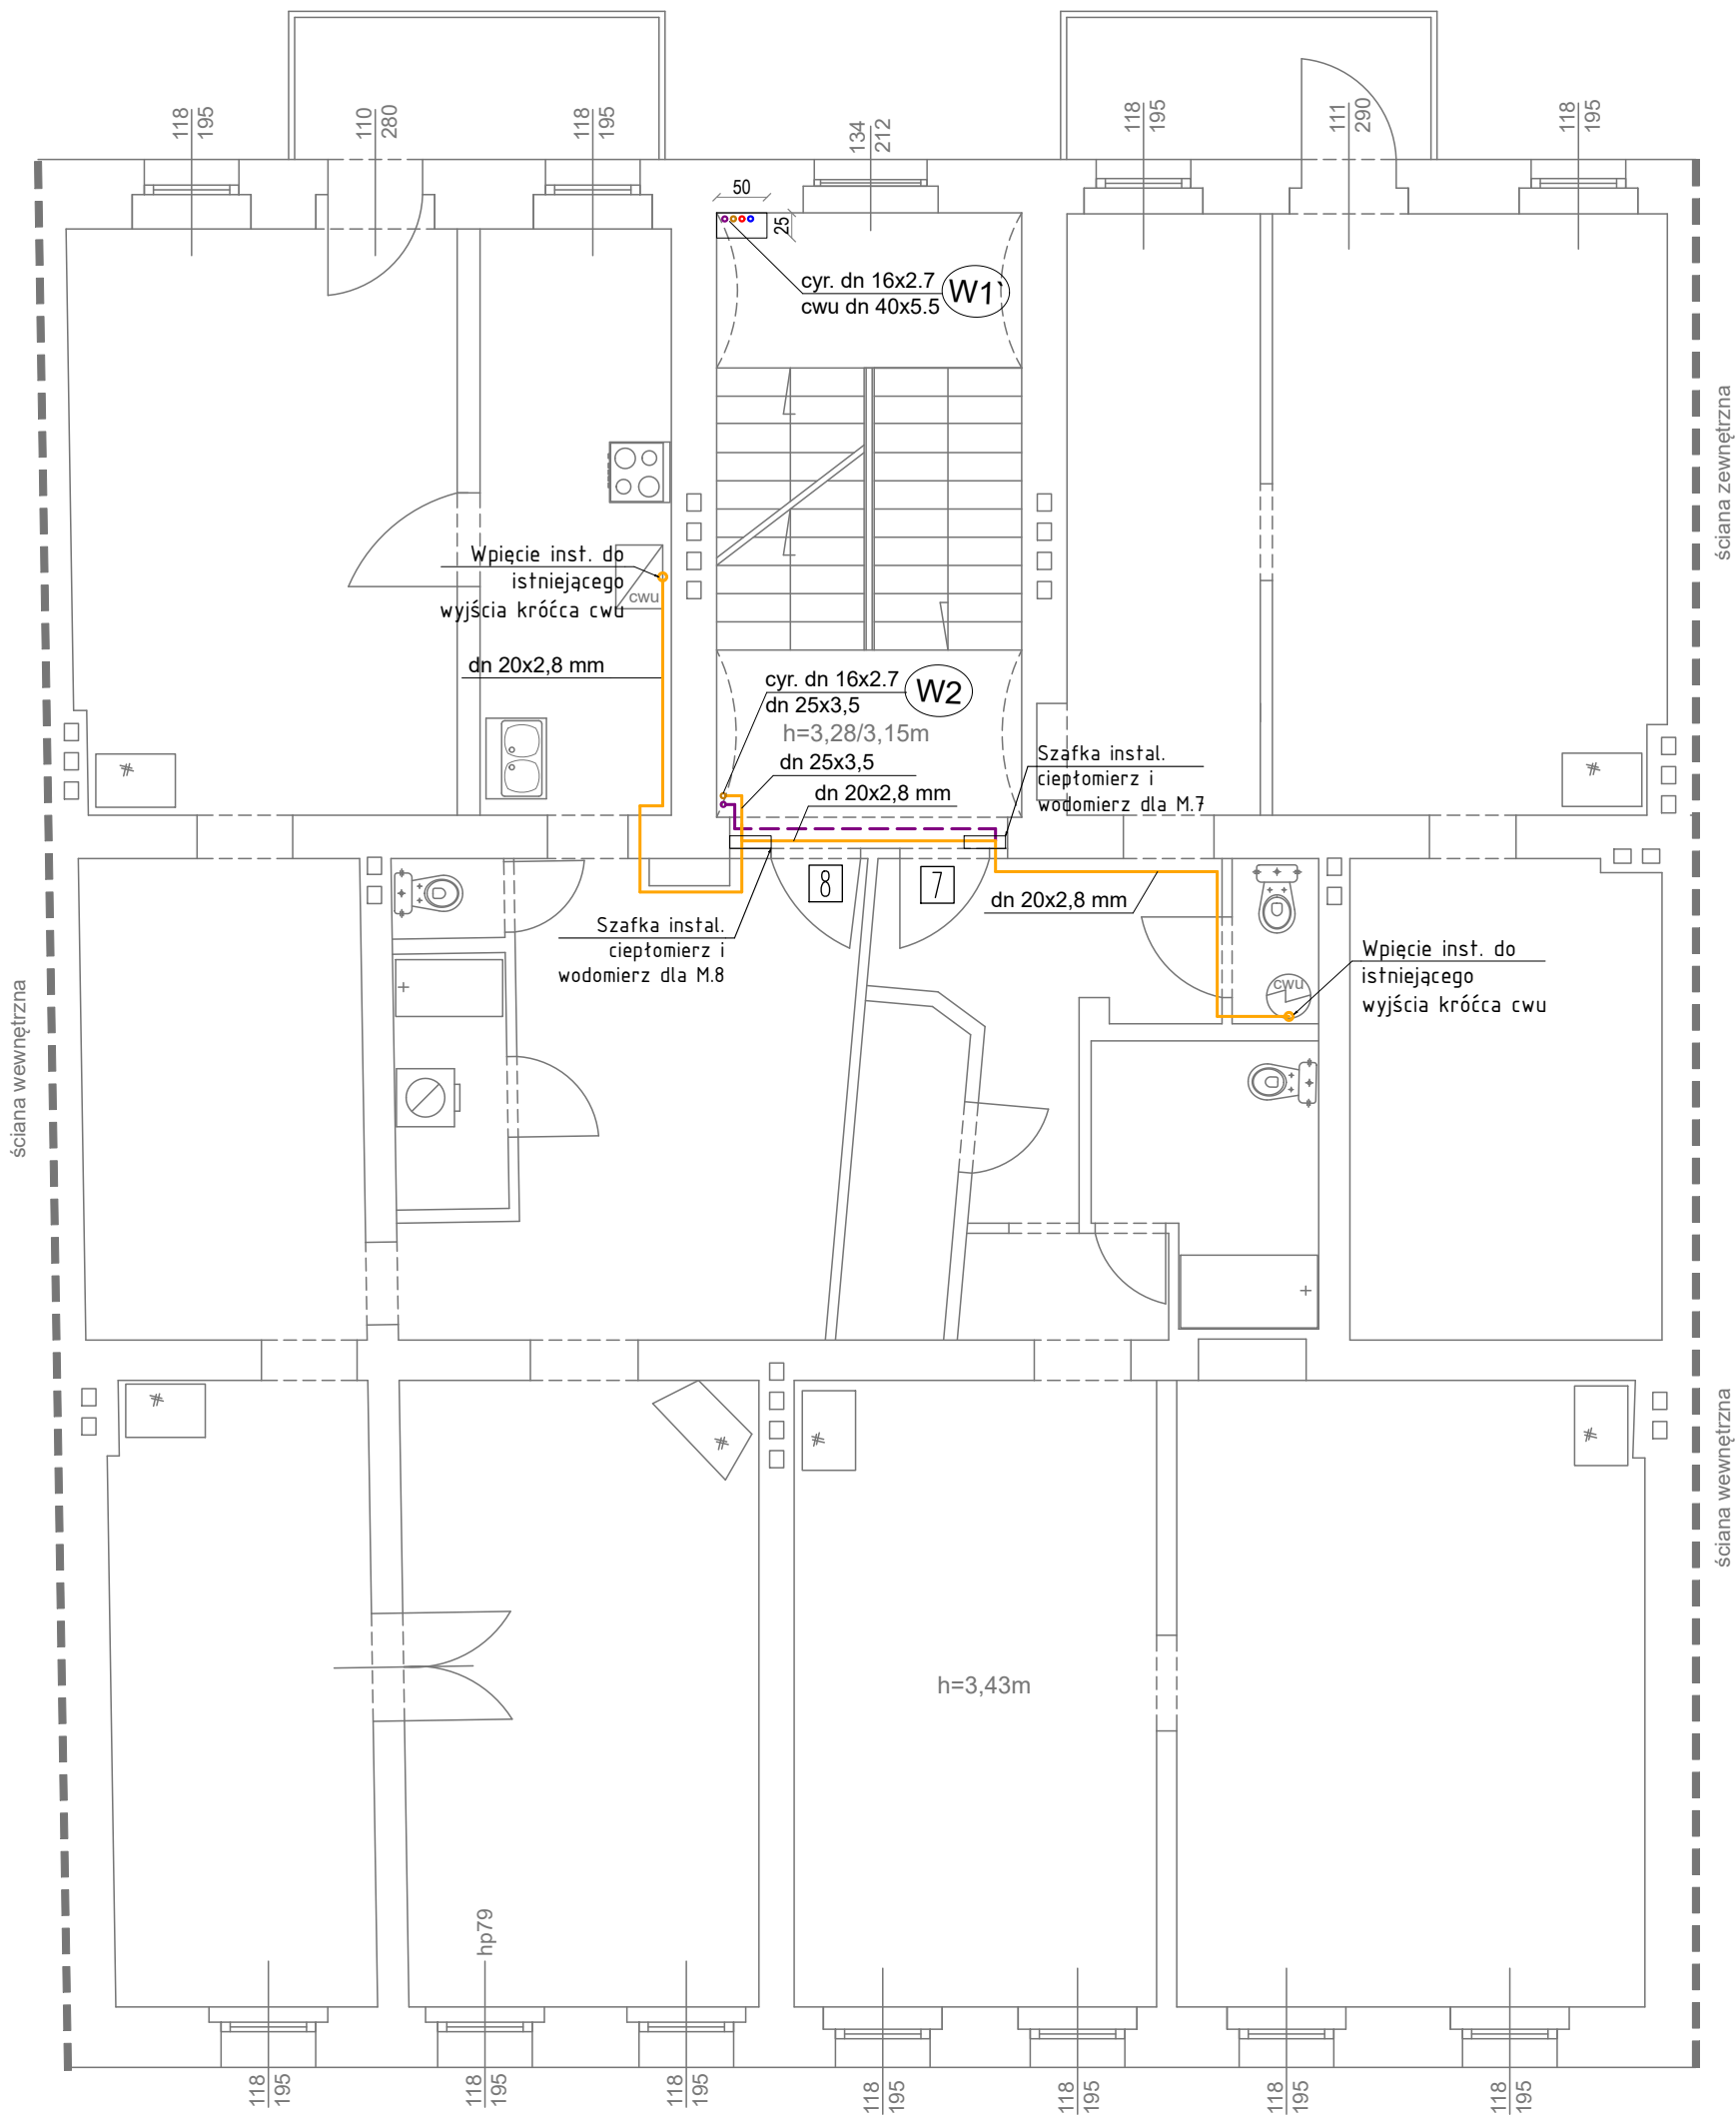

Legenda:

Inst. wody
zw,cw cyrkul.
Inst. wody zimnej

W pom. węzła ciepłego – – obręb węzła ciepłego z rur stalowych ze szwem podwójnie ocynkowanych wg PN-74/H-74200, łączonych na gwint przy pomocy łączników z żeliwa ciągłego

– Inst. wody zimnej – poza węzłem ciepłym
Rury PP-R PN16 (SDR7.4) jednorodne do instalacji wody pitnej, Typ połączeń – zgrzewanie mufowe.

Inst. wody ciepłej
Inst. wody cyrkul.

Rury poza węzłem – PP-R PN16 (SDR7.4) jednorodne do instalacji wody pitnej, Tmax = 90 °C, Pmax = 1,6 MPa (Trob = 20 °C) lub Pmax = 0,8 MPa (Trob = 60 °C). Typ połączeń – zgrzewanie mufowe.

 
Rury kanalizacyjne prowadzone w posadzce
Rury kanalizacyjne istniejące
Rury kanalizacyjne tłoczne PVC Ø32 mm

W1 – pion instalacji wodociągowej

 
LEGENDA:

ZZW – zawór ze złączką do węzła
Z.O. – zawór odcinający
Wp- wpust podłogowy
żeliwny dn 100 w węźle, PP – w pom. arch-budm

Schemat podłączenia wodomierza mieszkaniowego cwu



1. Złączka PE-RT(PP)/mosiądz
2. Zawór odcinający dn 20
3. Redukcja dn 20/15mm
4. Wodomierz cwu JS 1.6 dn 15 z nakładką radiową do komunikacji Wireless M-Bus, Q=0.016-1.6 m3/h. L = 110 mm.

 Inwestor	PRACOWNIA PROJEKTOWA PION Piotr Wajsberg 58-100 Świdnica, ul. Wałbrzyska 10			
	Wspólnota Mieszkaniowa 50-327 Wrocław, ul. Świętokrzyska 38			
	Obiekt Budynek mieszkalny wielorodzinny			
	Adres Wrocław ul. Świętokrzyska 38			
	Adres geod. nr dz.21, Plac Grunwaldzki , AR 16, Jedn. ewid.026401_1.0005.AR_16.21			
Temat		Roboty budowlane związane z wydzieleniem węzła ciepłego – obniżenie posadzki, studnia schładzająca, wymiana okna piwnicznego oraz instalacja elektryczna, centralnego ogrzewania, wod-kan, wentylacji w budynku wielorodzinnym przy ul. Świętokrzyskiej 38 we Wrocławiu		
Temat rysunku		RZUT II PIĘTRA– INSTALACJA CIEPŁEJ WODY UŻYTKOWEJ		
Projektant inst. san.		mgr inż. Piotr Wajsberg	LBS/0176/PBS/21	
Sprawdzający inst. san.		mgr inż. Beata Leszczyńska	LBS/0171/PWBS/21	
Skala 1: 75		Faza Projekt techniczny	Branża inst. san.	Data 15.04.2025 Nr rysunku S-13