


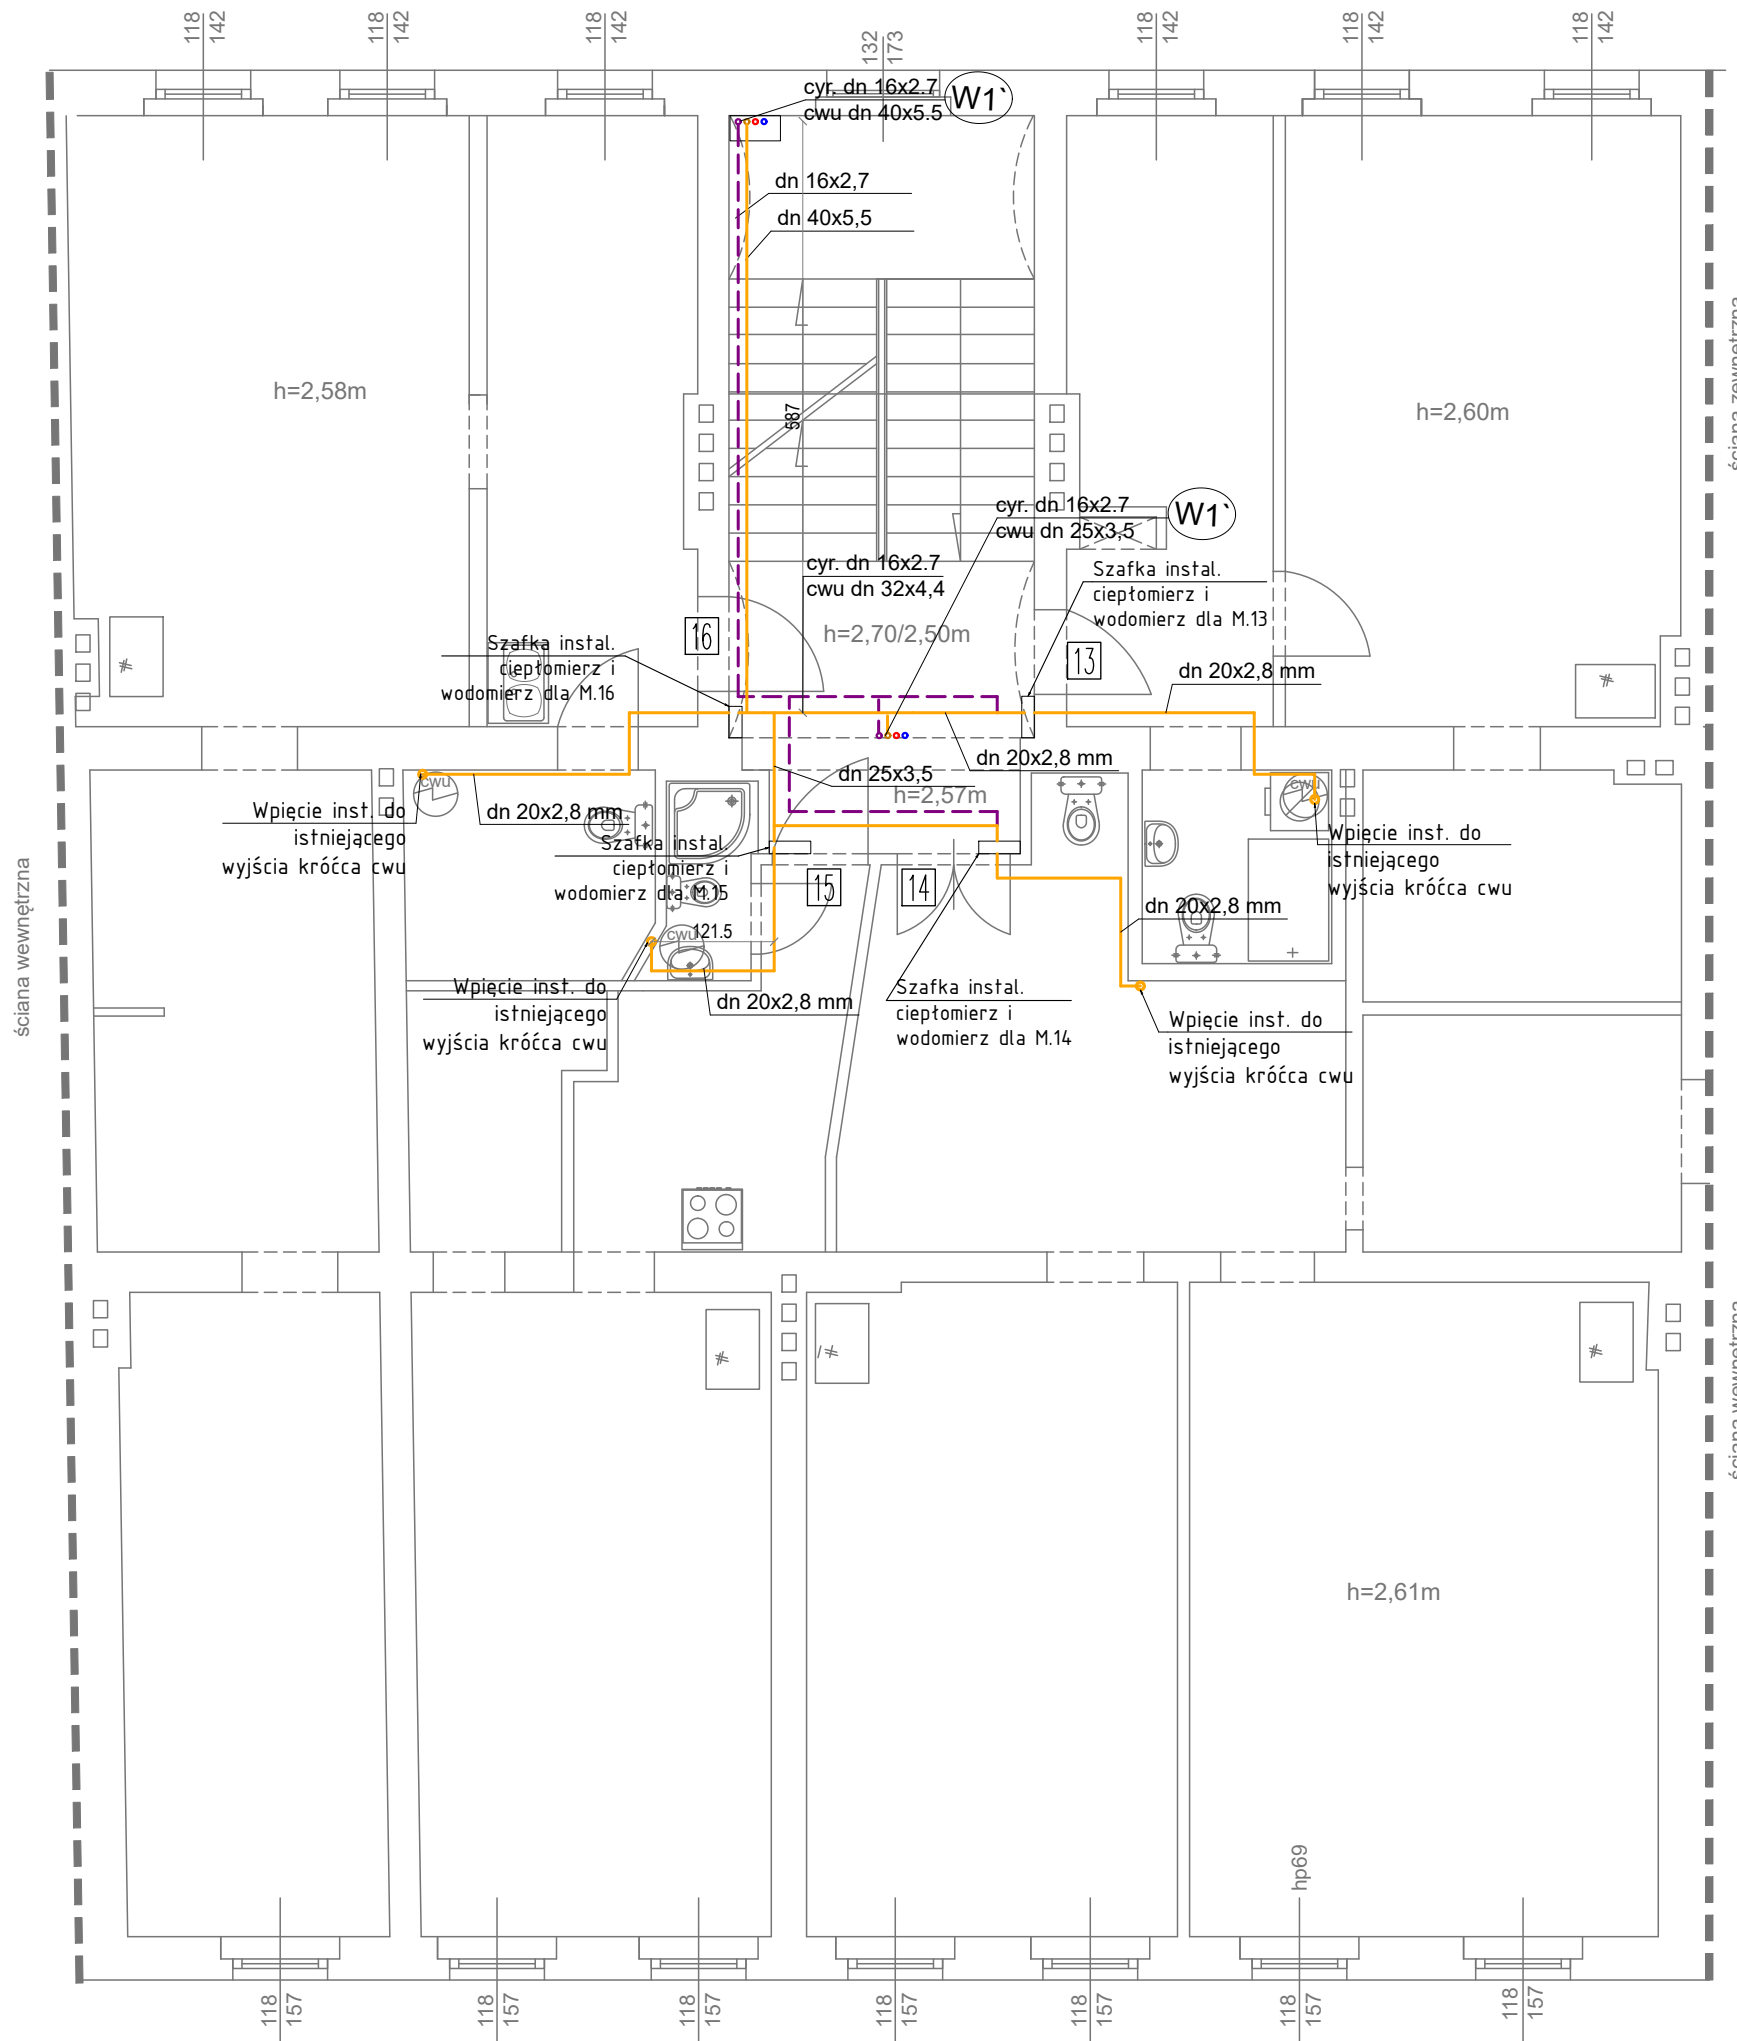

Legenda:

Inst. wody
zw,cw cyrkul.
Inst. wody zimnej
Inst. wody ciepłej
Inst. wody cyrkul.

W pom. węzła cieplnego – – obrębie węzła cieplnego z rur stalowych ze szwem podwójnie ocynkowanych wg PN-74/H-74200, łączonych na gwint przy pomocy łączników z żeliwa ciągłego

– Inst. wody zimnej – poza węzłem cieplnym Rury PP-R PN16 (SDR7.4) jednorodne do instalacji wody pitnej, Typ połączeń – zgrzewanie mufowe.

Rury poza węzłem – PP-R PN16 (SDR7.4) jednorodne do instalacji wody pitnej, Tmax = 90 °C, Pmax = 1,6 MPa (Trob = 20 °C) lub Pmax = 0,8 MPa (Trob = 60 °C). Typ połączeń – zgrzewanie mufowe.

Rury kanalizacyjne prowadzone w posadzce


Rury kanalizacyjne istniejące

 
Rury kanalizacyjne tłoczne PVC Ø32 mm

W1 – pion instalacji wodociągowej

LEGENDA:

ZZW – zawór ze złączką do węzła
Z.O. – zawór odcinający
Wp- wpust podłogowy
żeliwny dn 100 w węźle, PP – w pom. arch-budm

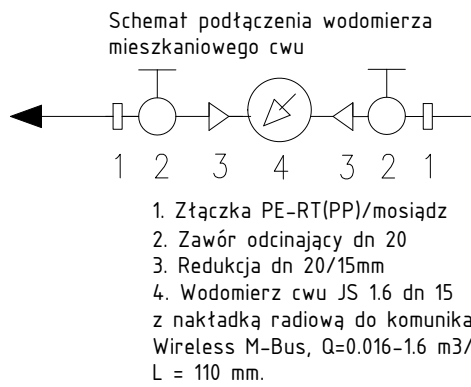

 Inwestor	PRACOWNIA PROJEKTOWA PION Piotr Wajsberg 58-100 Świdnica, ul. Wałbrzyska 10			
	Wspólnota Mieszkaniowa 50-327 Wrocław, ul. Świętokrzyska 38			
	Budynek mieszkalny wielorodzinny			
	Wrocław ul. Świętokrzyska 38			
	nr dz.21, Plac Grunwaldzki, AR 16, Jedn. ewid.026401_1.0005.AR_16.21			
Temat	Roboty budowlane związane z wydzieleniem węzła cieplnego – obniżenie posadzki, studnia schładzająca, wymiana okna piwnicznego oraz instalacja elektryczna, centralnego ogrzewania, wod-kan, wentylacji w budynku wielorodzinnym przy ul. Świętokrzyskiej 38 we Wrocławiu			
Temat rysunku	RZUT IV PIĘTRA– INSTALACJA CIEPŁEJ WODY UŻYTKOWEJ			
Projektant inst. san.	mgr inż. Piotr Wajsberg	LBS/0176/PBS/21		
Sprawdzający inst. san.	mgr inż. Beata Leszczyńska	LBS/0171/PWBS/21		
Skala 1:75	Faza Projekt techniczny	Branża inst. san.	Data 15.04.2025	Nr rysunku S-15