

Opis oznaczeń urządzeń i instalacji


- Tz - główna tablica zasilająca budynku
- Ta - tablica zasilająca obwodów administracyjnych
- TP0 - zasilająca tablica piętrowa montowana na wys. ~2,2m np. TL2
- - istniejąca tablica licznikowo-zasilająca lokalu mieszkalnego

- - przewody i kable zasilające 3 fazowe
- - przewody zasilające instalacji 1 fazowej

- ✕ - oprawa oświetleniowa klatki schodowej np. typu LED SENSO-C 10W wyposażona w czujnik ruchu , zmiernchu oraz moduł awaryjnego podtrzymnia zasilania w czasie 2h
- ✕ - oprawa oświetleniowa klatki schodowej np. typu LED SENSO-C 10W z czujnikiem ruchu i zmiernchu

Uwagi:

- Kabel zasilający od złącza kablowego do tablicy Tz prowadzić w rurze osłonowej DVK50 wpuszczonej w ścianę.
- Wewnętrzne linie zasilające od tablicy Tz do bezpiecznikowych tablic piętrowych Tp1 i Tp2 prowadzić w ryrkach osłonowych RL37 wpuszczonych w ścianę.
- Instalację zasilającą do lokali prowadzić w rurkach RL28 wpuszczonych w tynk.
- Instalację oświetleniową na klatce schodowej wykonać całościowo jako wtyнковą.
- Oprawy oświetleniowe montować na ścianie na wysokości ~2,7m od podłogi.
- Do oświetlenia korytarzy stosować plafonier LED 10W z czujnikiem ruchu , zmiernchu oraz w wybranych z modulem awaryjnym .
- W wykonywanej instalacji stosować osprzęt wtyнковy.
- Obwody nowoprojektowane wrysowano kolorem czerwonym.
- Istniejące tablice elektryczne przewidziane do likwidacji.
- Niniejszy rysunek rozpatrywać wspólnie z rys.E2.

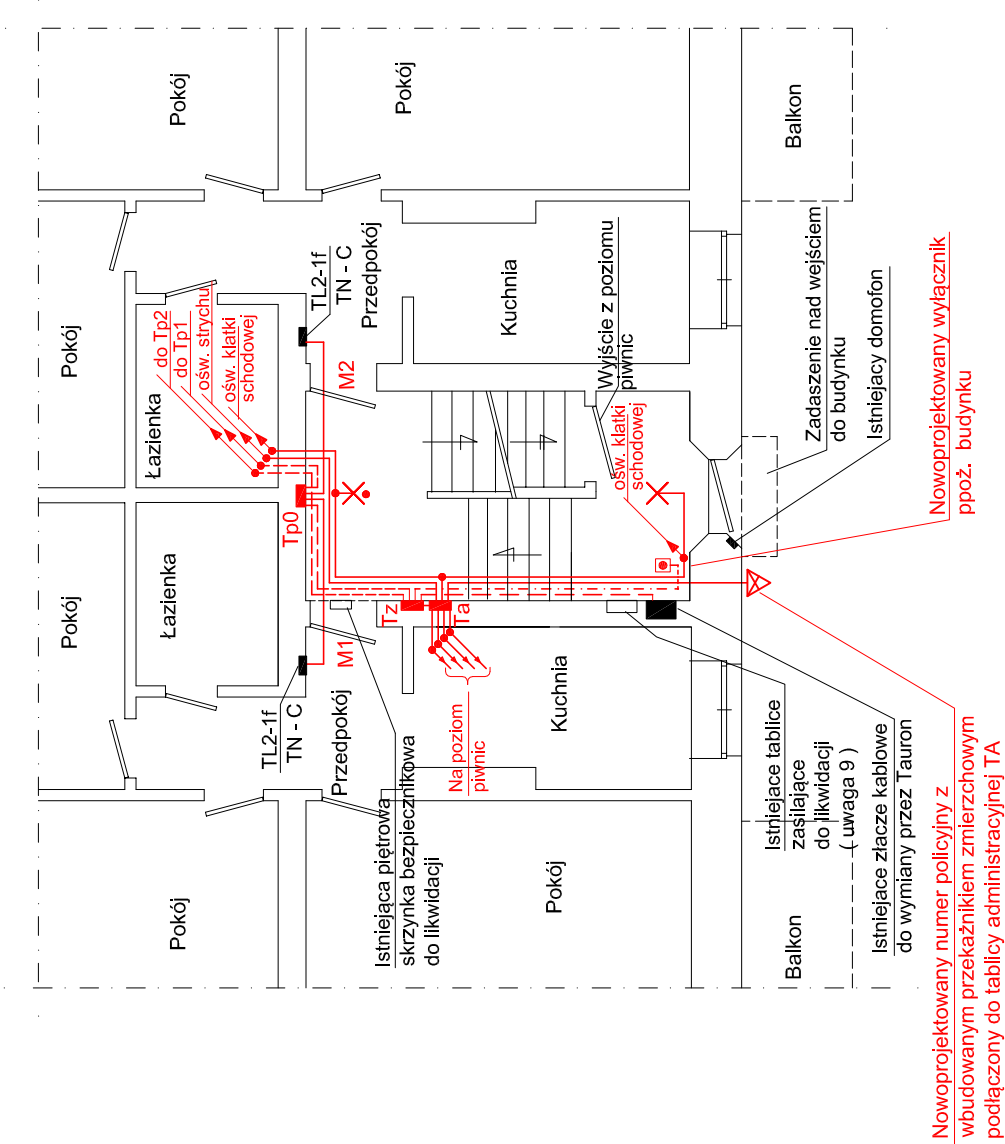

ul. Ślężna 188

PROZET					
Al. Pracy 33/9, 53-231 Wrocław, tel. 3631072					
TEMAT I ADRES OBIEKTU	Wymiana wewnętrznej instalacji WLZ oraz instalacji oświetlenia w częściach wspólnych wielorodzinnego budynku mieszkalnego Wrocław . ul. Ślężna 188				
INWESTOR	Wspólnota mieszkaniowa nieruchomości 53-113 Wrocław , ul. Ślężna 188		UPRAWNIENIA	DATA	PODPIS
PROJEKTANT	IMI INŻYNIERSKO	hiz. Zdzisław Przybylski	313/77/Wmm	02.2024r.	
TREŚĆ RYSUNKU	Instalacje elektryczne - parter				
STADIUM PW			NR RYS. E5		SKALA 1 : 100