


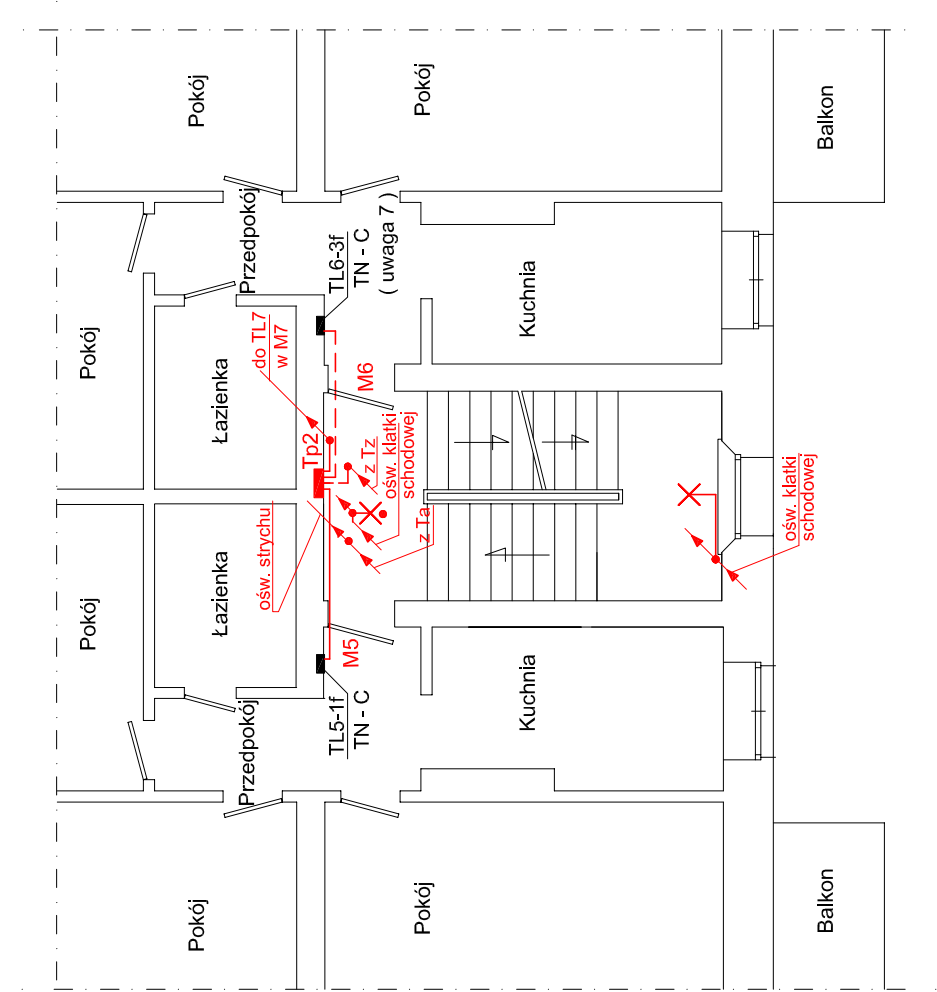

Opis oznaczeń urządzeń i instalacji

- np. TL5 - istniejąca tablica licznikowo-zasilająca lokalu mieszkalnego
- - przewody i kable zasilające 3 fazowe
- - przewody zasilające instalacji 1 fazowej
- - oprawa oświetleniowa klatki schodowej np. typu LED SENSO-C 10W wyposażona w czujnik ruchu , zmierzchu oraz moduł awaryjnego podtrzymnia zasilania w czasie 2h
- - oprawa oświetleniowa klatki schodowej np. typu LED SENSO-C 10W z czujnikiem ruchu i zmierzchu
- - osprzęt instalacyjny (puszka łączeniowa)

Uwagi:

- Instalację zasilającą do lokali prowadzić w rurkach RL28 wpuszczonych w tynk.
- Instalację oświetleniową na klatce schodowej wykonać całościowo jako wtyнковą.
- Oprawy oświetleniowe montować na ścianie na wysokości 2,7m od podłogi.
- Do oświetlenia korytarzy stosować plafonierey LED 10W z czujnikiem ruchu , zmierzchu oraz w wybranych z modulem awaryjnym .
- W wykonywanej instalacji stosować osprzęt wtyнковy.
- Obwody nowoprojektowane wrysowano kolorem czerwonym.
- Z powodu braku możliwości sprawdzenia liczników w lokalach M6 przyjęto w tych lokalach liczniki 3 fazowe.
- Niniejszy rysunek rozpatrywać wspólnie z rys.E2.

PROZET						STADIUM PW		NR RYS. E7	SKALA 1 : 100
TEMAT I ADRES OBIEKTU		Wymiana wewnętrznej instalacji WLZ oraz instalacji oświetlenia w częściach wspólnych wielorodzinnego budynku mieszkalnego Wrocław , ul. Ślężna 188							
INWESTOR		Wspólnota mieszkaniowa nieruchomości 53-113 Wrocław , ul. Ślężna 188				UPRAWNIENIA	DATA	PODPIS	
PROJEKTANT		imię i nazwisko		313/77/Wmm		02.2024r.			
TREŚĆ RYSUNKU		Instalacje elektryczne - II piętro							