

Opis oznaczeń urządzeń i instalacji

np. TL7  - istniejąca tablica licznikowo-zasilająca lokalu mieszkalnego

 - przewody i kable zasilające 3 fazowe

 - przewody zasilające instalacji 1 fazowej

 - oprawa oświetleniowa klatki schodowej np. typu LED SENSO-C 10W wyposażona w czujnik ruchu , zmiernchu oraz moduł awarynego podtrzymnia zasilania w czasie 2h


 - oprawa oświetleniowa klatki schodowej np. typu LED SENSO-C 10W z czujnikiem ruchu i zmiernchu

 - oprawa kanałowa z ledowym źródłem światła np.LAMPRIX plafon LED 12W lampa

 - osprzęt instalacyjny (puszka łączeniowa ,wyłącznik oświetlenia)

Uwagi:

1. Instalację zasilającą do lokali prowadzić w rurkach RL28 wpuszczonych w tynk.
2. Instalację oświetleniową na klatce schodowej wykonać całościowo jako wtyнковą.
3. Oprawy oświetleniowe montować na ścianie na wysokości 2,7m od podłogi.
4. Do oświetlenia korytarzy stosować plafonier LED 10W z czujnikiem ruchu , zmiernchu oraz w wybranych z modulem awaryjnym .
5. W wykonywanej instalacji stosować osprzęt wtyнковy.
6. Obwody nowoprojektowane wrysowano kolorem czerwonym.
7. Niniejszy rysunek rozpatrywać wspólnie z rys.E2.

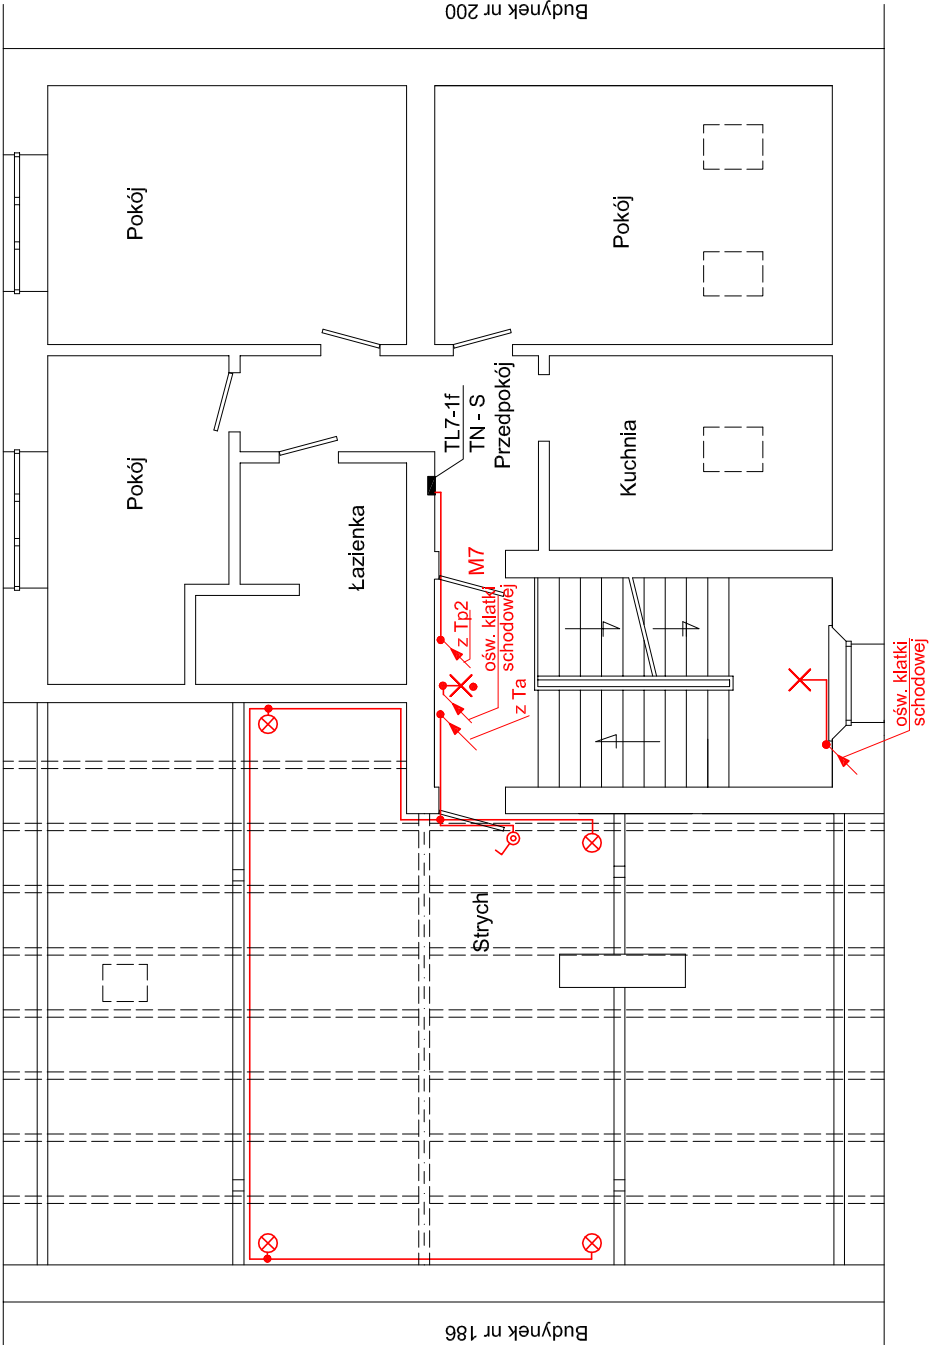

PROZET					
Al. Pracy 33/9, 53-231 Wrocław, tel. 3631072					
TEMAT ADRES OBIEKTU	Wymiana wewnętrznej instalacji WLZ oraz instalacji oświetlenia w częściach wspólnych wielorodzinnego budynku mieszkalnego Wrocław . ul. Ślężna 188				
INWESTOR	Wspólnota mieszkaniowa nieruchomości 53-113 Wrocław , ul. Ślężna 188		UPRAWNIENIA	DATA	PODPIS
PROJEKTANT	MIE INŻYNIERSKO	INŻ. Zdzisław Przybylski	313/77/Wmm	02.2024r.	
TREŚĆ RYSUNKU	Instalacje elektryczne - III piętro + strych				
			STADIUM PW	NR RYS.	E8
			SKALA 1 : 100		